



**Przekrój B-B**  
Kanał wentylacyjny wywiewny

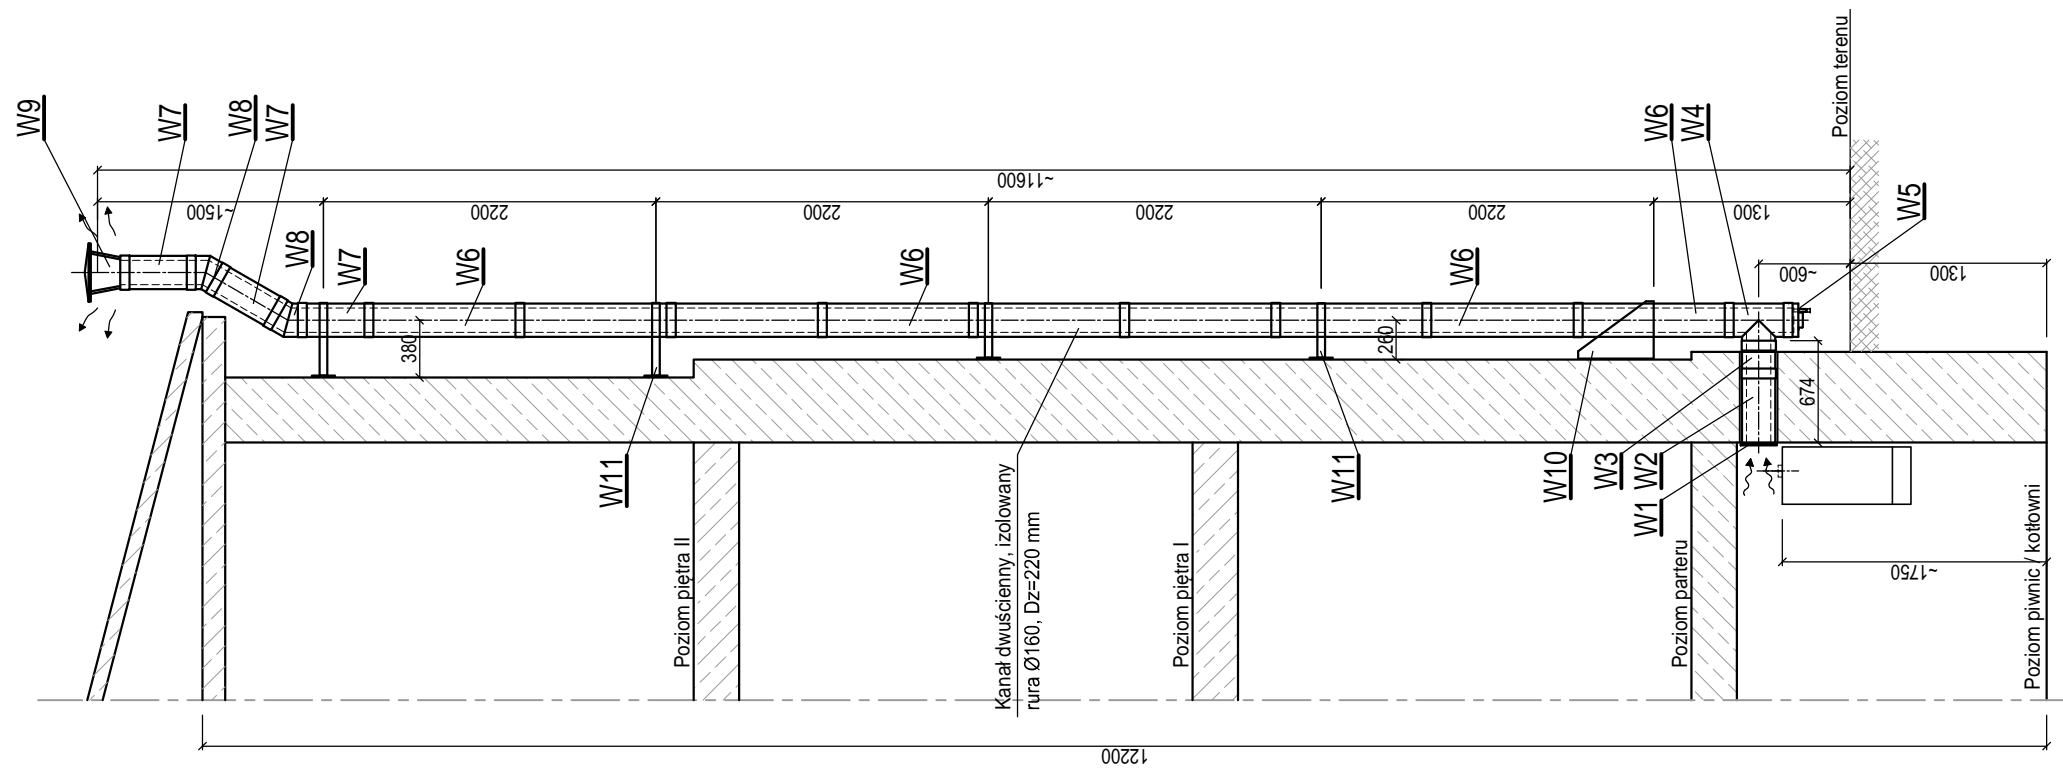

**Przekrój A-A**  
Kanał odprowadzenia spalin

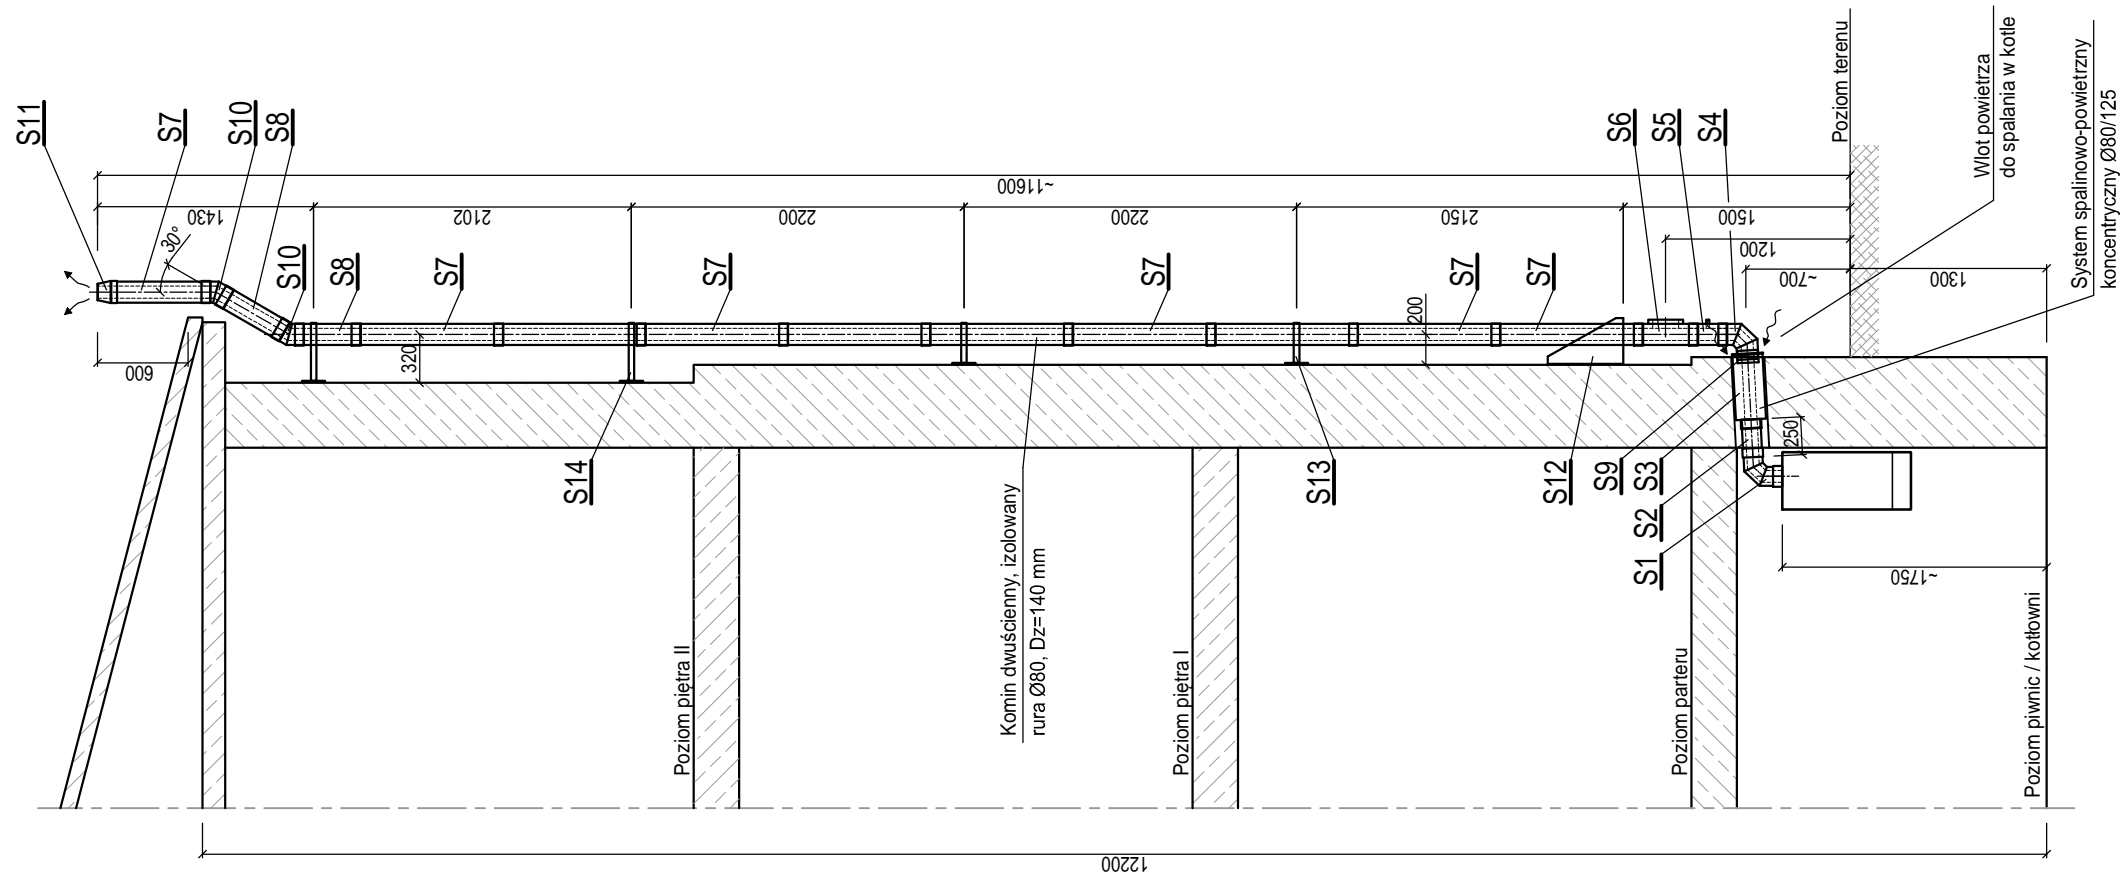

Projektował: mgr inż. Bartłomiej Michalaszek nr upr. MAP/0481/PBS/19			Nazwa i adres inwestora: GMINA KIETRZ 48-130 Kietrz, ul. 3 Maja 1	
Sprawdził: mgr inż. Beata Wranik nr upr. SLK/0596/PWOS/04			Nazwa zamierzenia budowlanego: Wymiana źródła ciepła w budynku Miejskiego Ośrodka Pomocy Społecznej w Kietrz w zakresie przejścia na paliwo gazowe	
Opracował: Marek Nitychoruk			Tytuł rysunku: KOTŁOWNIA GAZOWA ODPROWADZENIE SPALIN I WENTYLACJA	
Skala 1:50	Data 20.07.2023r.	Stadium PT	Nr projektu: 1784/05/2023	
Wykonawca: Biuro Projektów profim s.c. 47-400 Racibórz, ul. Środkowa 5			Nr rys: 05	